



 
 
 
 







**ZESTAWIENIE POMIESZCZEŃ
PARTER
BUDYNEK A-D SEGM. I, II, III**

Nr pom.	Przeznaczenie pom.	Pow. [m ²]	
90	Komunikacja	4,35	4,35
91	Suszarnia	4,67	4,67
92	Prasownia	44,31	44,31
93	Pom. socjalne pralni	7,01	7,01
94	Szwalnia	8,78	8,78
55	Pokój 2 - os. pacjenta	14,49	
55/56	Łazienka	11,07	
56	Pokój 2 - os. pacjenta	13,01	
57	Pokój 2 - os. pacjenta	12,84	
58	Pokój 2 - os. pacjenta	14,71	
59	Pokój 1 - os. pacjenta	12,78	
60	Pokój 1 - os. pacjenta	12,59	
61	Pokój 1 - os. pacjenta	12,30	
62	Pokój 2 - os. pacjenta	13,60	
63	Pom. gospodarcze	13,28	
64	Pokój 2 - os. pacjenta	13,48	
64/65	Łazienka	11,06	
65	Pokój 2 - os. pacjenta	12,37	
66	Pokój 2 - os. pacjenta	12,75	
66/67	Łazienka	11,29	
67	Pokój 2 - os. pacjenta	14,60	
68	Pokój 2 - os. pacjenta	13,29	
68/69	Łazienka	11,03	
69	Pokój 2 - os. pacjenta	12,72	
70	Pokój 2 - os. pacjenta	14,02	
71	Pokój 2 - os. pacjenta	13,76	
72	Komunikacja	42,82	
73	Komunikacja	104,00	
74	Wiatrołap	6,95	
75	Hall	24,92	
76	Pom. gospodarcze	2,54	
77	WC	4,75	
78	WC	6,61	
79	Komunikacja	12,70	
80	Pom. gospodarcze	2,49	
81	Pom. bielizny brudnej	7,79	
82	Pralnia	16,72	
83	Klatka schodowa	10,21	
84	Natrysk	2,34	
85	Wentylatorownia	2,53	
86	Pralnia	28,90	
87	Komunikacja	7,87	
88	Mag. bielizny czystej	9,20	
89	Pom. sanitarne	2,60	

90	Komunikacja	4,35	4,35
91	Suszarnia	4,67	4,67
92	Prasownia	44,31	44,31
93	Pom. socjalne pralni	7,01	7,01
94	Szwalnia	8,78	8,78

LEGENDA:

  -  szafka elektryczna
-  hydrant wewnętrzny
-  przeciwpożarowy wyłącznik prądu
-  kierunek ewakuacji
-  ściana oddzielenia pożarowego
-  urządzenie dymoszczelne lub zabezpieczające przed dymieniem klatkę schodową
-  wymiary stolarki drzwiowej
-  szerokość całych drzwi / szerokość skrzydła / wysokość drzwi
-  oznaczenie maksymalnej liczby osób przebywających w pomieszczeniu
-  drzwi w klasie odporności ogniowej
-  drzwi z samozamykaczem
-  drzwi dymoszczelne

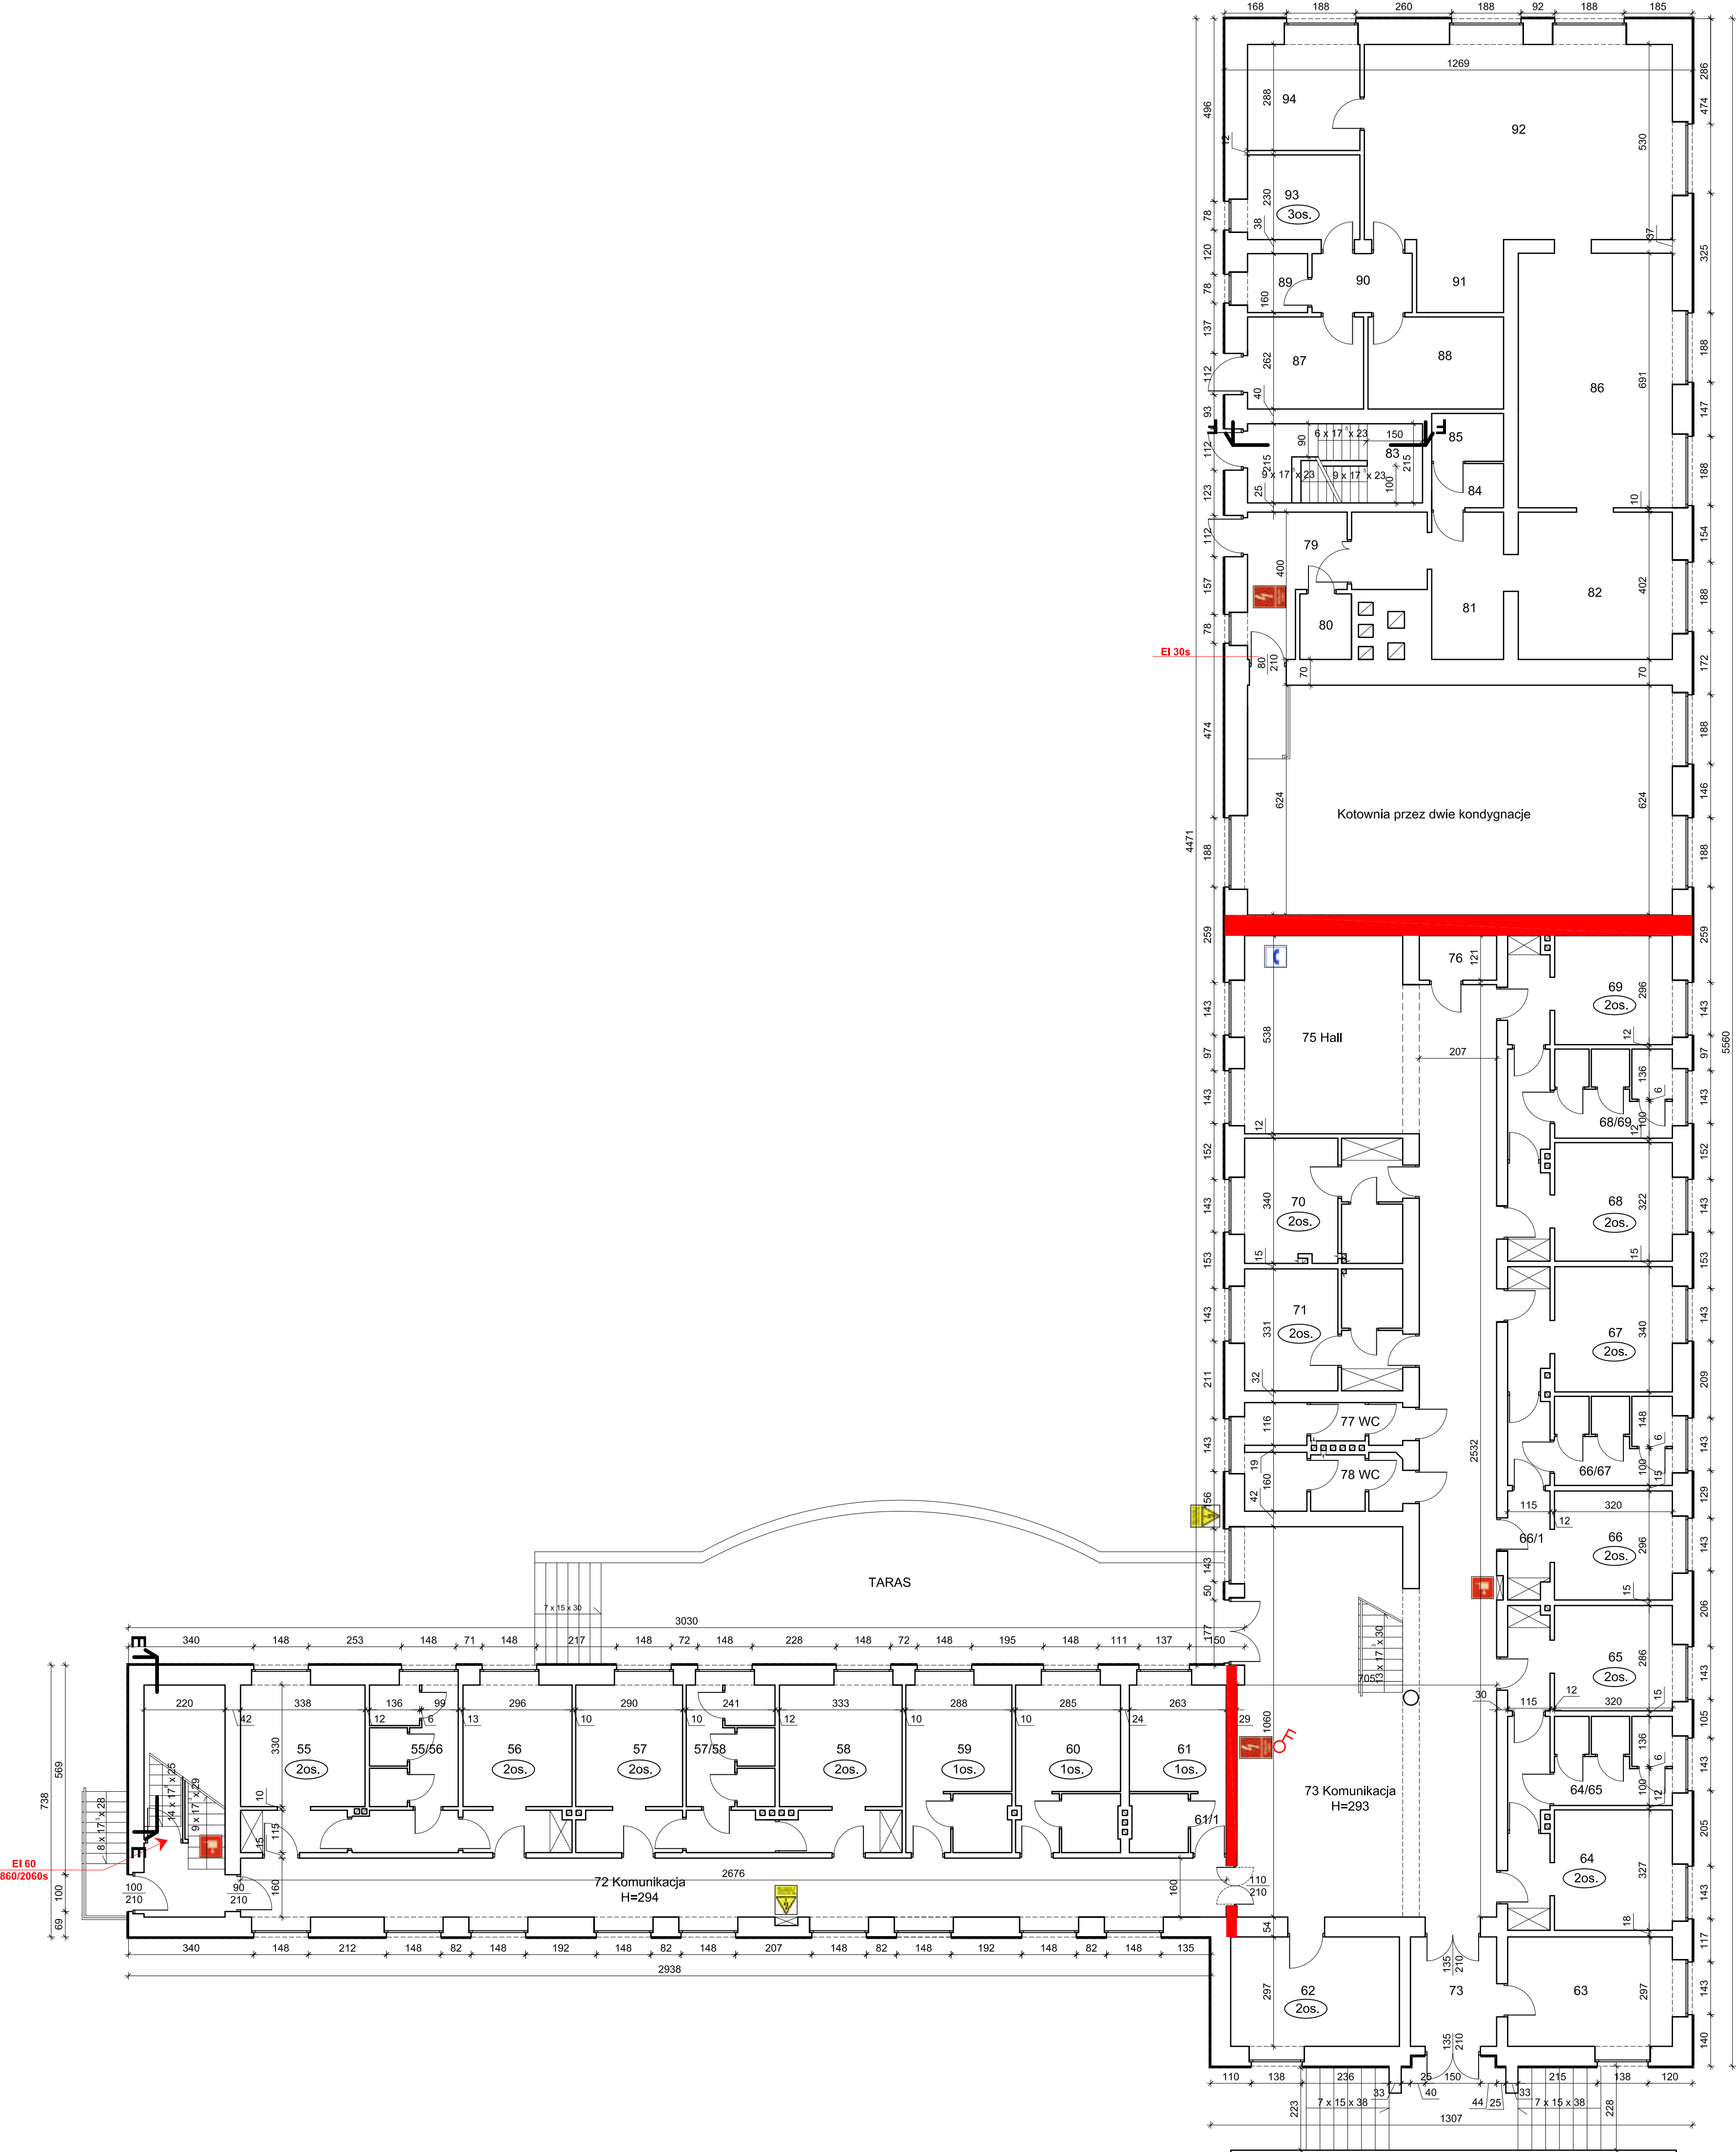

INTERBUD Inżyniering & SIGMA PL

Obiekt: Zespół budynków Kolejowy Szpital Uzdrowiskowy Sp. z o.o. w Ciechocinku 87-720 Ciechocinek, ul. Zdrojowa 17

Temat: EKSPERTYZA TECHNICZNA w trybie § 2 ust. 3a rozporządzenia Ministra Infrastruktury z dnia 12.04.2002 r. (Dz. U. z 2002 r. nr 75, poz. 690 ze zm.)



Opracowali: mł. bryg. w st. spocz. mgr inż. Henryk Baranowski upr. nr 436/2001

dr inż. Marek Kapela dec. nr 314/96 Centr. Rej. Rzecz. Bud.

Nazwa rysunku: RZUT PARTERU BUD. A, D SEGM. I, II, III

Skala: 1:100

Nr rys.: 7

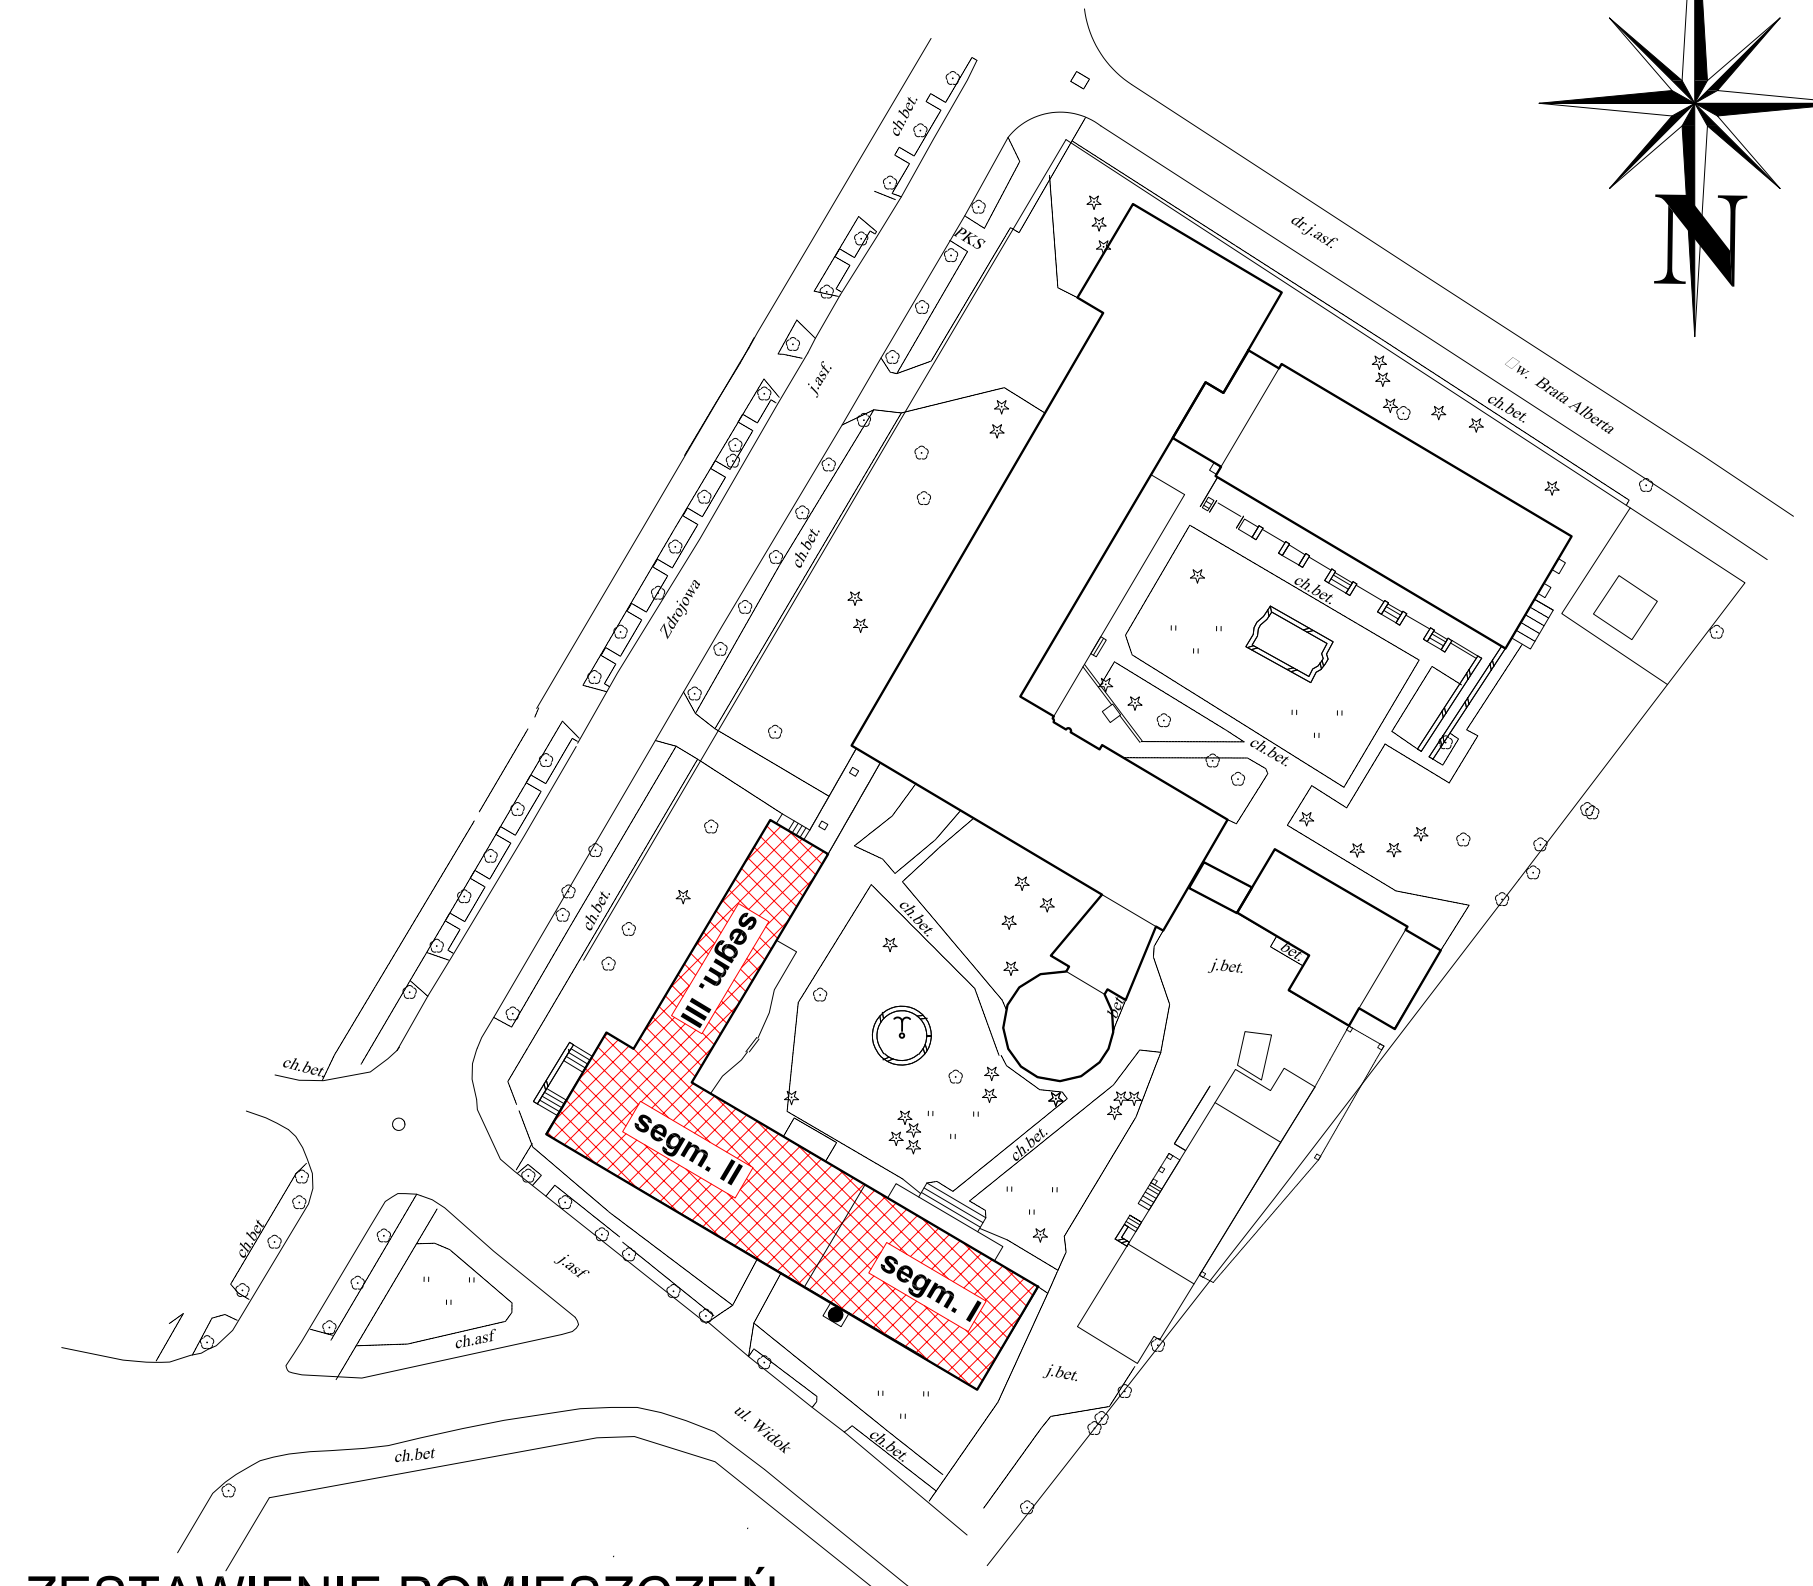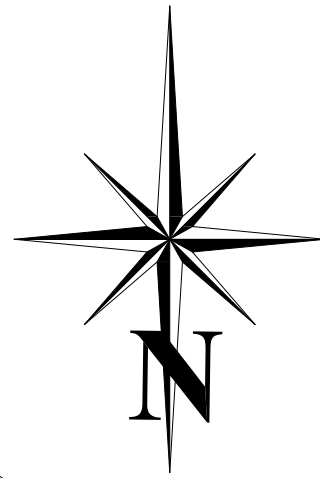

**ZESTAWIENIE POMIESZCZEŃ
PIĘTRO
BUDYNEK A-D SEGM. I, II, III**

Nr pom.	Przeznaczenie pom.	Pow. [m ²]
155	Pokój 2 - os. pacjenta	14,45
155/156	Łazienka	11,07
156	Pokój 1 - os. pacjenta	13,04
157	Pokój 2 - os. pacjenta	11,15
157/158	Łazienka	10,20
158	Pokój 2 - os. pacjenta	14,71
159	Pokój 2 - os. pacjenta	12,57
160	Pokój 2 - os. pacjenta	12,48
161	Pokój 2 - os. pacjenta	12,05
162	Pom. gospodarcze	8,14
163	Gabinet lekarski	8,93
164	Gabinet ordynatora	17,61
165	Dyżurka pielęgniarek	12,47
166	Gabinet zabiegowy	12,30
167	Lekarz dyżurny	12,20
168	Pokój 2 - os. pacjenta	12,75
168/169	Łazienka	10,43
169	Pokój 2 - os. pacjenta	14,60
170	Pokój 2 - os. pacjenta	13,29
170/171	Łazienka	10,96
171	Pokój 2 - os. pacjenta	12,73
172	Pokój 2 - os. pacjenta	18,92
172/173	Łazienka	12,15
173	Pokój 2 - os. pacjenta	16,23
174	Pokój 2 - os. pacjenta	16,78
175	Pokój 2 - os. pacjenta	16,45
176	Pokój 2 - os. pacjenta	24,47
177	Pokój 3 - os. pacjenta	26,75
178	Pokój 2 - os. pacjenta	17,00
179	Pokój 2 - os. pacjenta	22,54
180	Pokój 1 - os. pacjenta	12,20
181	Pokój 2 - os. pacjenta	15,01
182	Pokój 2 - os. pacjenta	14,41
183	Komunikacja	42,82
184	Komunikacja	129,41
185	Hall	26,63
186	WC	4,98
187	WC	6,94

LEGENDA:

- szafka elektryczna
- hydrant wewnętrzny
- przeciwpożarowy wyłącznik prądu
- kierunek ewakuacji
- ściana oddzielenia pożarowego
- urządzenie dymoszczelne lub zabezpieczające przed dymieniem klatkę schodową
- wymiary stolarki drzwiowej
- szerokość całych drzwi/szerokość skrzydła
- wysokość drzwi
- oznaczenie maksymalnej liczby osób przebywających w pomieszczeniu
- EI 30; EI 60
- drzwi z samozamykaczem
- drzwi dymoszczelne






INTERsoft InsteelCAD Premium 6 SIGMA PL

Obiekt:	Zespół budynków Kolejowy Szpital Uzdrawiskowy Sp. z o.o. w Ciechocinku 87-720 Ciechocinek, ul. Zdrojowa 17
Temat:	EKSPERTYZA TECHNICZNA w trybie § 2 ust.3a rozporządzenia Ministra Infrastruktury z dnia 12.04.2002 r. (Dz. U. z 2002 r. nr 75, poz. 690 ze zm.)
Opracowali:	mgr inż. Henryk Baranowski upr. nr 436/2001
dr inż. Marek Kapela dec. nr 314/96 Centr. Rej. Rzecz. Bud.	

Nazwa rysunku: **RZUT I PIĘTRA BUD. A, D SEGM. I, II, III**


Skala: **1:100**

Nr rys.: **8**

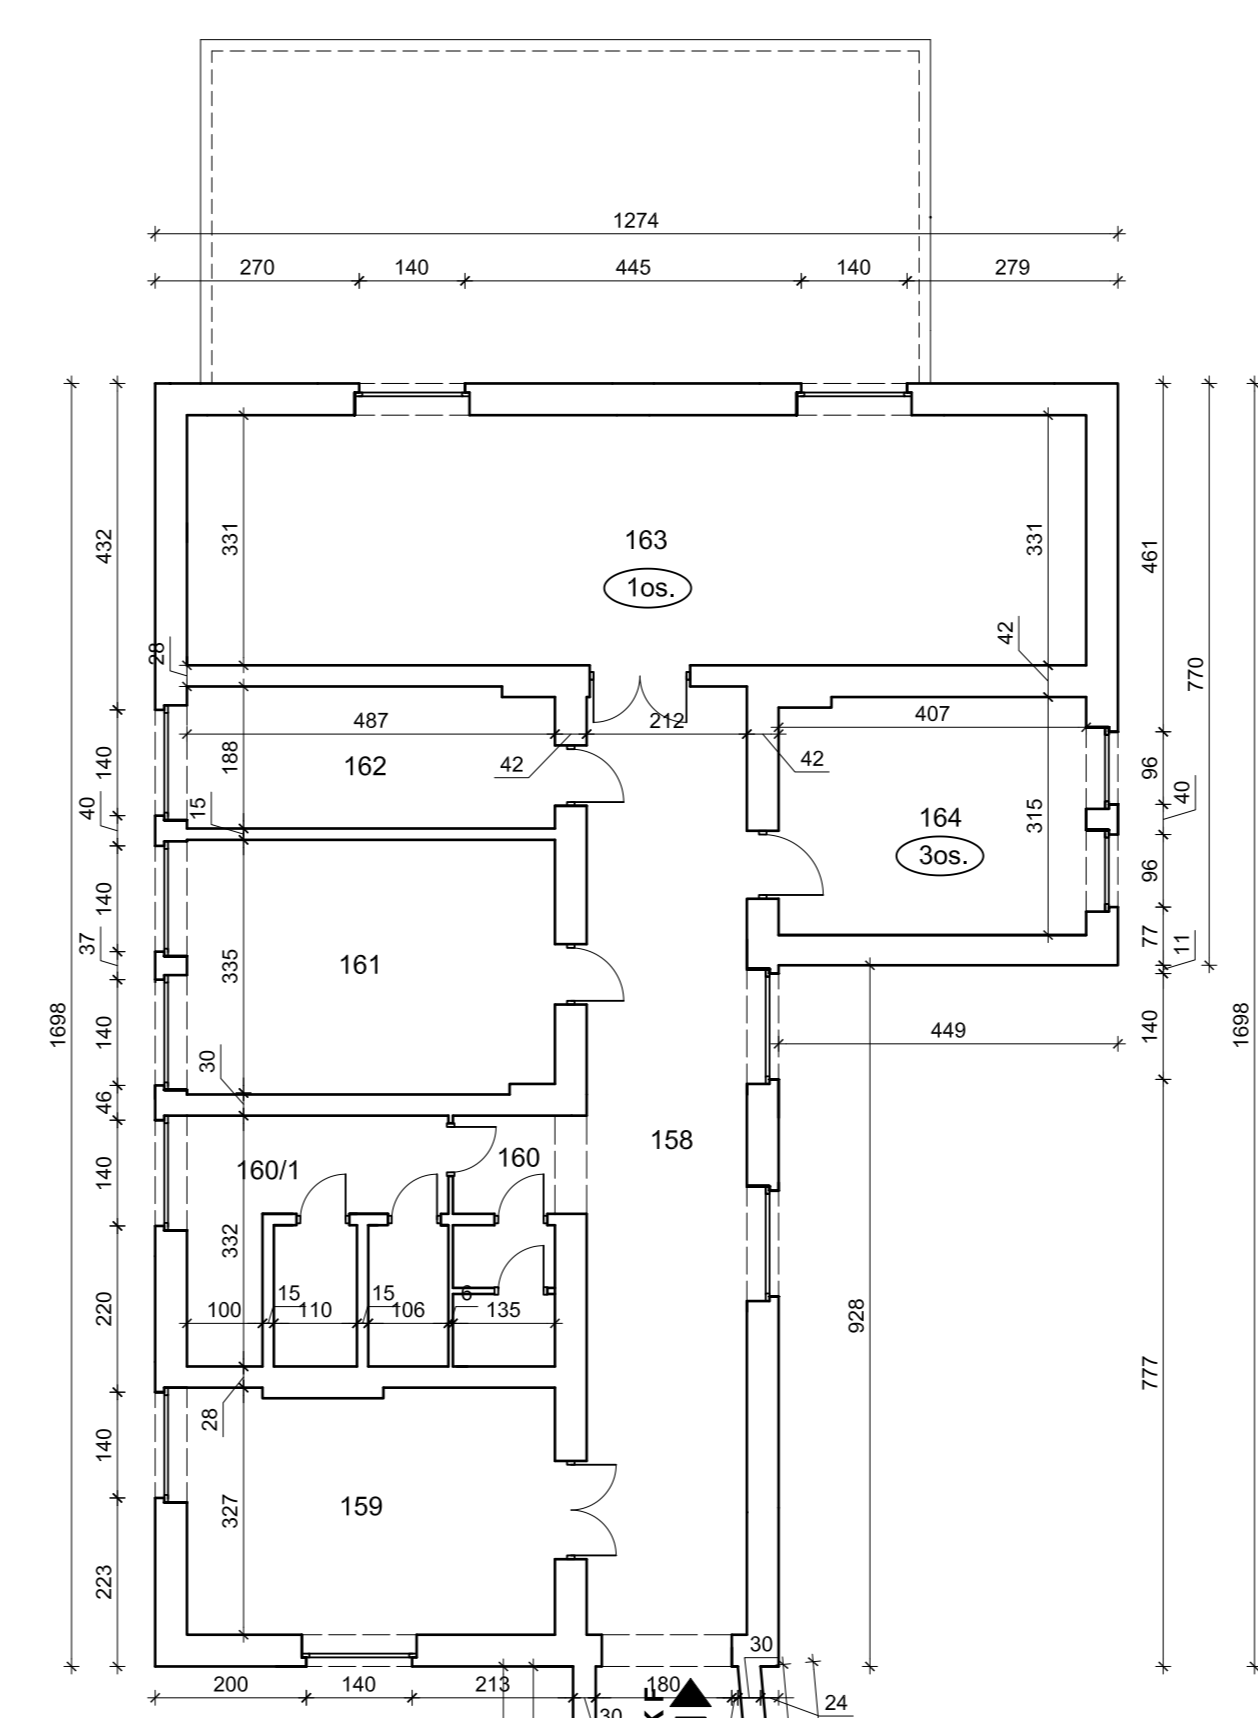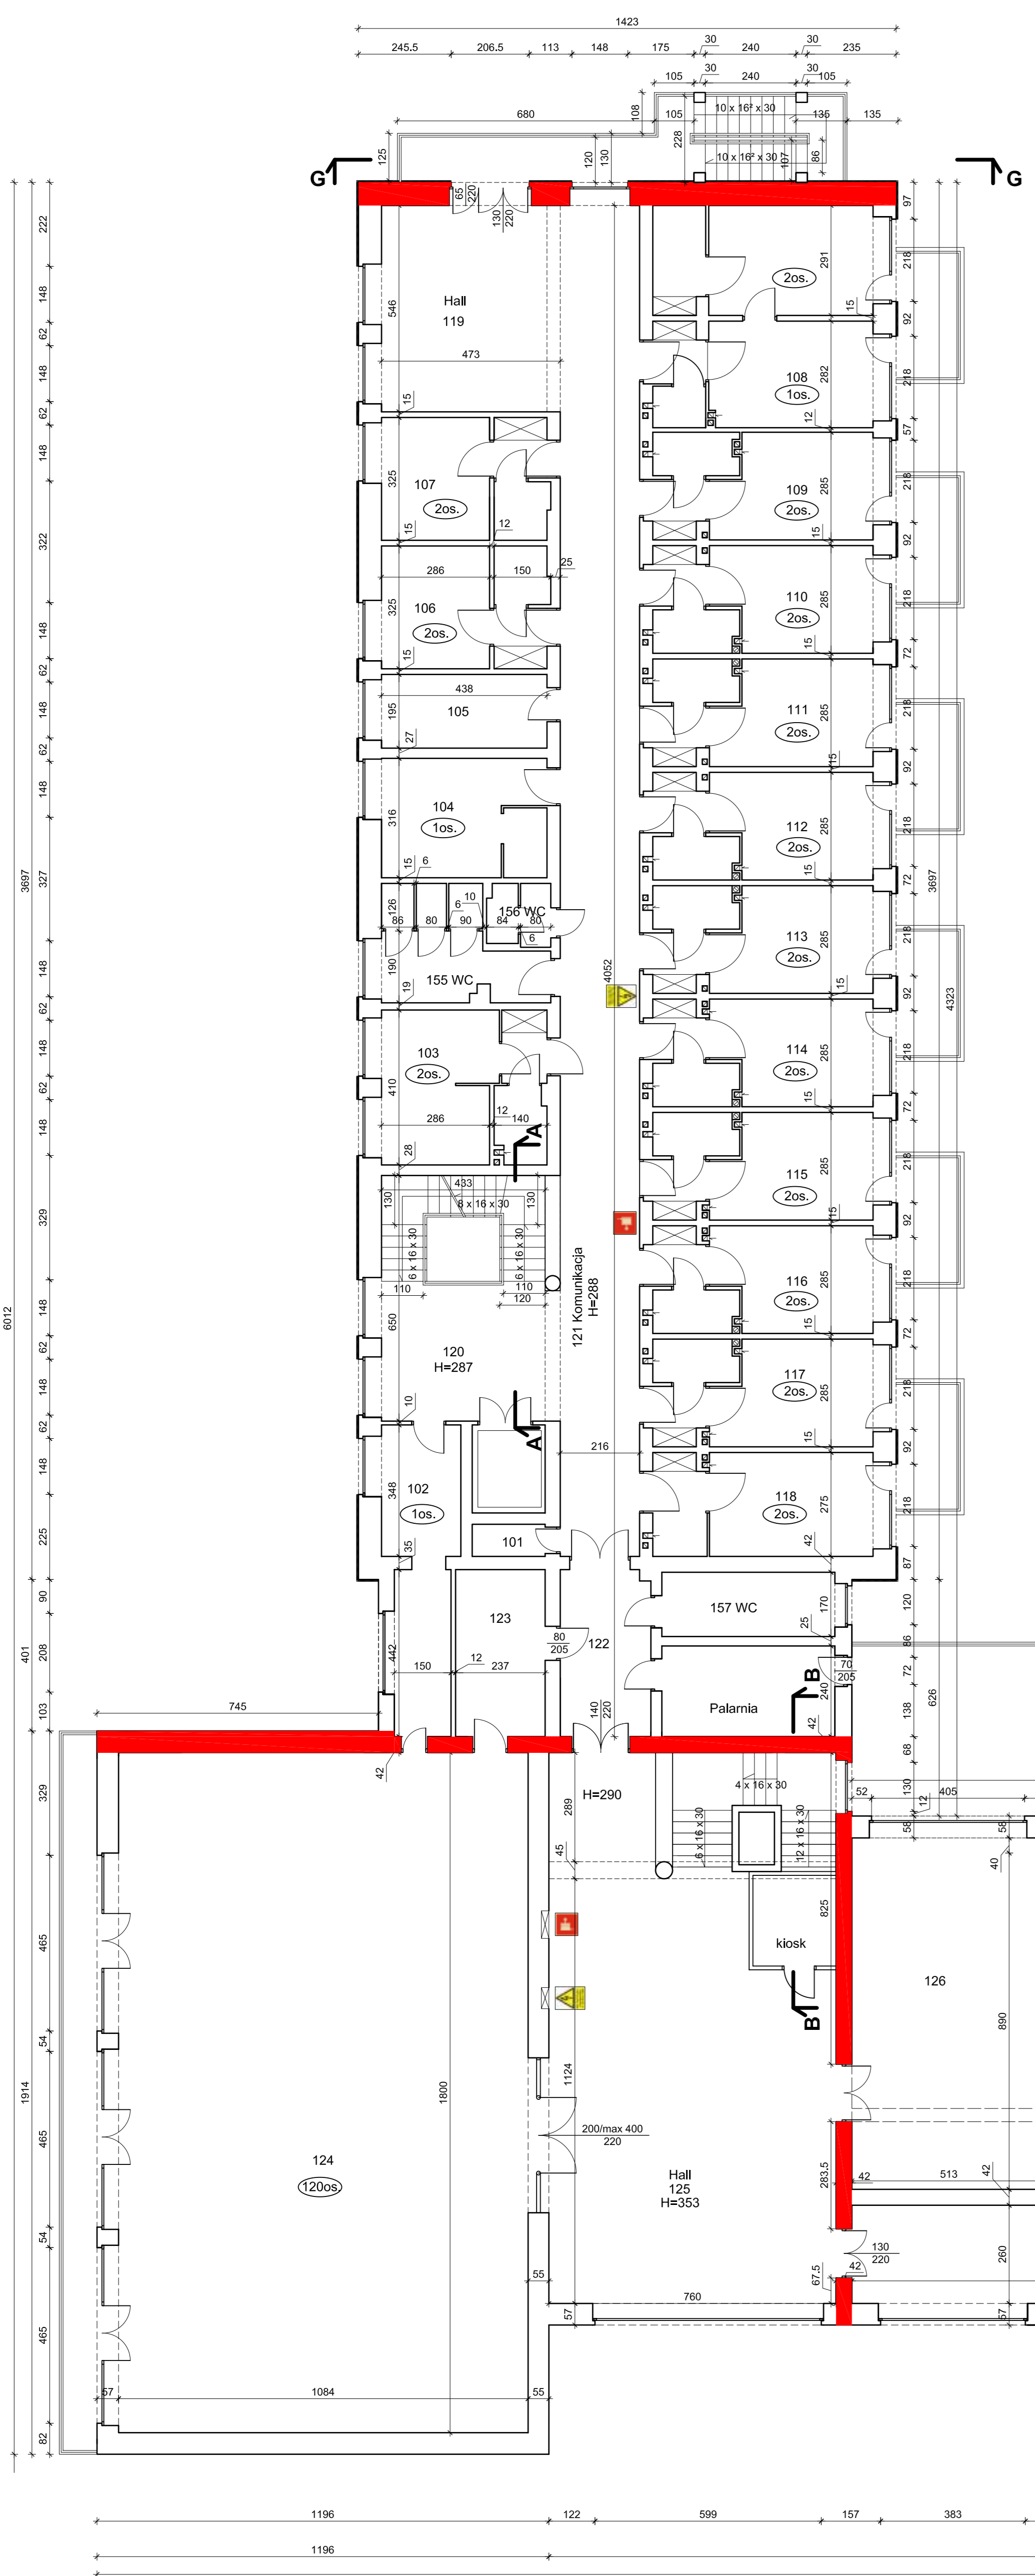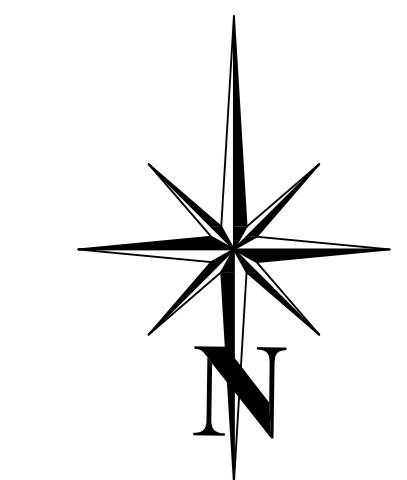

**ZESTAWIENIE POMIESZCZEN
I PIĘTRO
BUDYNEK F**

158	Korytarz	26,60	26,60
159	Szatkia	15,79	15,79
160	WC	4,33	
160/1	WC+Natrysk	10,76	15,09
161	Magazyn	16,24	16,24
162	Magazyn	9,05	9,05
163	Magazyn	39,39	39,39
164	Biuro	12,72	12,72

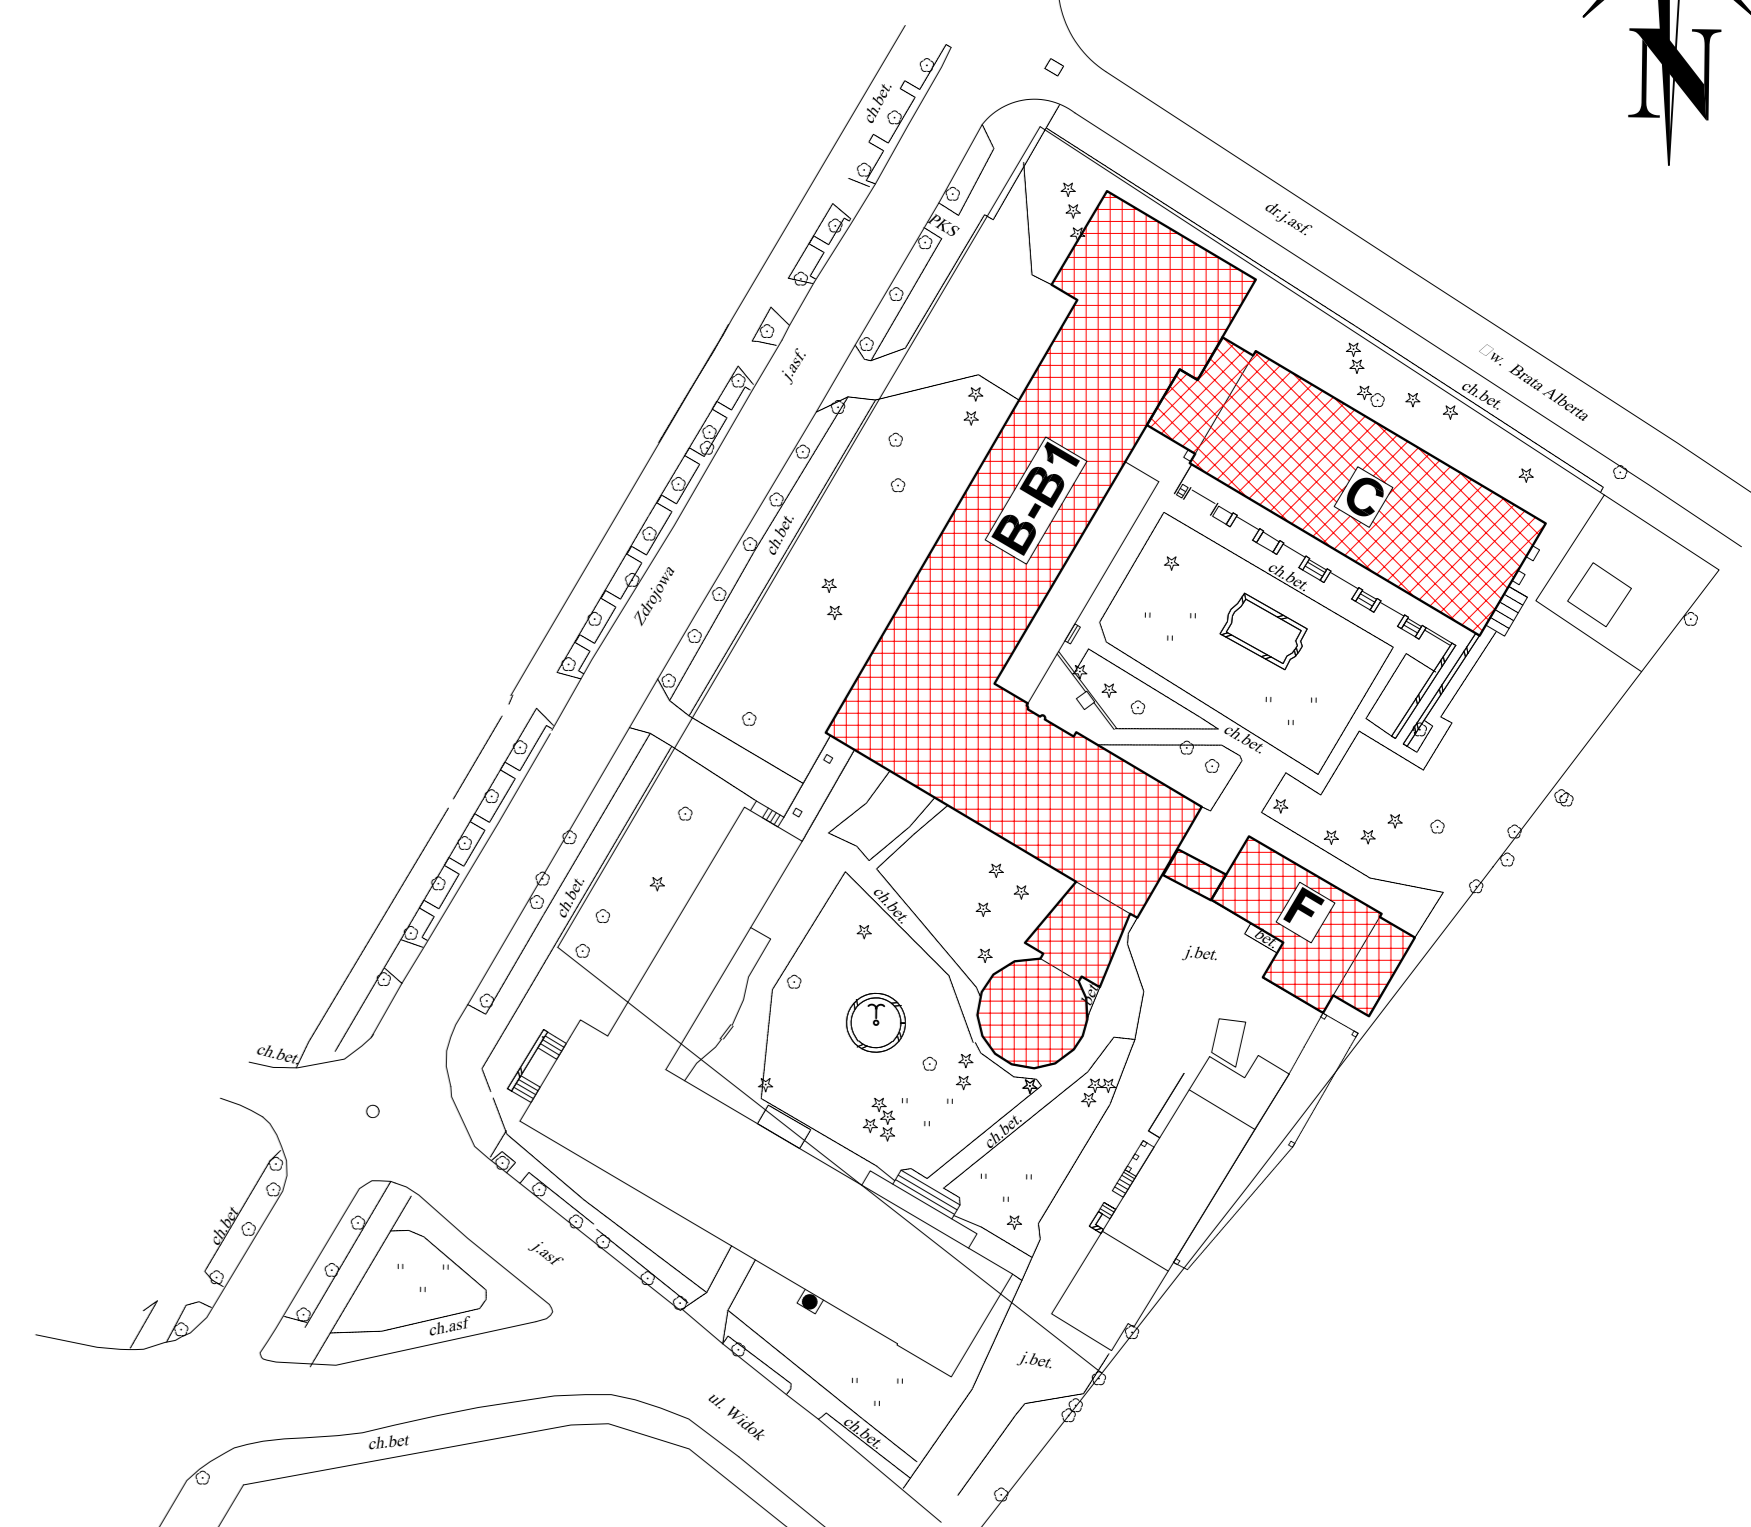



ZESTAWIENIE POMIESZCZEN

**I PIĘTRO
BUDYNEK B-B1, C**

Nr pom.	Przeznaczenie pom.	Pow. [m²]
101	Pom. gospodarcze	1,64
102	Pokój instruktora KO	7,30
103	Pokój 2 - os. pacjenta	17,21
104	Pokój 1 - os. pacjenta	13,66
105	Pom. gospodarcze	8,54
106	Pokój 2 - os. pacjenta	14,20
107	Pokój 2 - os. pacjenta	14,20
108	Pokój 2+1 os. pacjenta	32,84
109	Pokój 2 - os. pacjenta	16,22
110	Pokój 2 - os. pacjenta	16,22
111	Pokój 2 - os. pacjenta	16,22
112	Pokój 2 - os. pacjenta	16,22
113	Pokój 2 - os. pacjenta	16,22
114	Pokój 2 - os. pacjenta	16,22
115	Pokój 2 - os. pacjenta	16,22
116	Pokój 2 - os. pacjenta	16,22
117	Pokój 2 - os. pacjenta	16,22
118	Pokój 2 - os. pacjenta	15,73
119	Hall	25,83
120	Hall	17,40
121	Komunikacja	75,07
122	Komunikacja	10,44
123	Pom. gospodarcze	17,64
124	Klubokawiarnia	195,12
125	Hall	95,28
126	Biblioteka	47,61
127	Jadalnia	100,00
128	Jadalnia	195,95
129	Komunikacja	97,66
130	Hall	38,13
131	WC	3,57
132	WC	3,66
133	Komunikacja-łącznik	36,93
134	Pom. kuchenne	9,75
135	Pom. kuchenne	24,90
136	Pom. kuchenne	6,95
137	Pom. kuchenne	7,52
138	Pom. kuchenne	8,74
139	Pom. kuchenne	10,30
140	Pom. kuchenne	6,58
141	Pom. kuchenne	23,19
142	Kuchnia	104,80
143	Cukiernia	33,18
144	Chłodnia	8,97
144/1	Chłodnia	4,61
145	Chłodnia	5,06
146	Przechowalnia jaj	1,66
147	Wyparzalnia jaj	3,17
148	Pom. na pojemniki	7,60
149	Mag. podręczny warz.	8,66
150	Magazyn podręczny	8,43
151	Obieralnia warzyw	16,33
152	Magazyn podręczny	8,29
153	Komunikacja	27,10
154	Łącznik z bud. "F"	12,77
155	WC	10,55
156	WC	2,67
157	WC	7,80

LEGENDA:

- szafka elektryczna
- hydrant wewnętrzny
- przebieg potężowej wyłącznik prądu
- kierunek ewakuacji
- ściana oddzielenia pożarowego
- urządzenie dymoszczelne lub zabezpieczające przed dymieniem klatkę schodową
- wymiary stolarki drzwiowej
- oznaczenie maksymalnej liczby osób przebywających w pomieszczeniu
- oznaczenie maksymalnej liczby osób przebywających w pomieszczeniu
- drzwi w klasie odporności ogniowej
- drzwi z samozamykaczem
- drzwi dymoszczelne

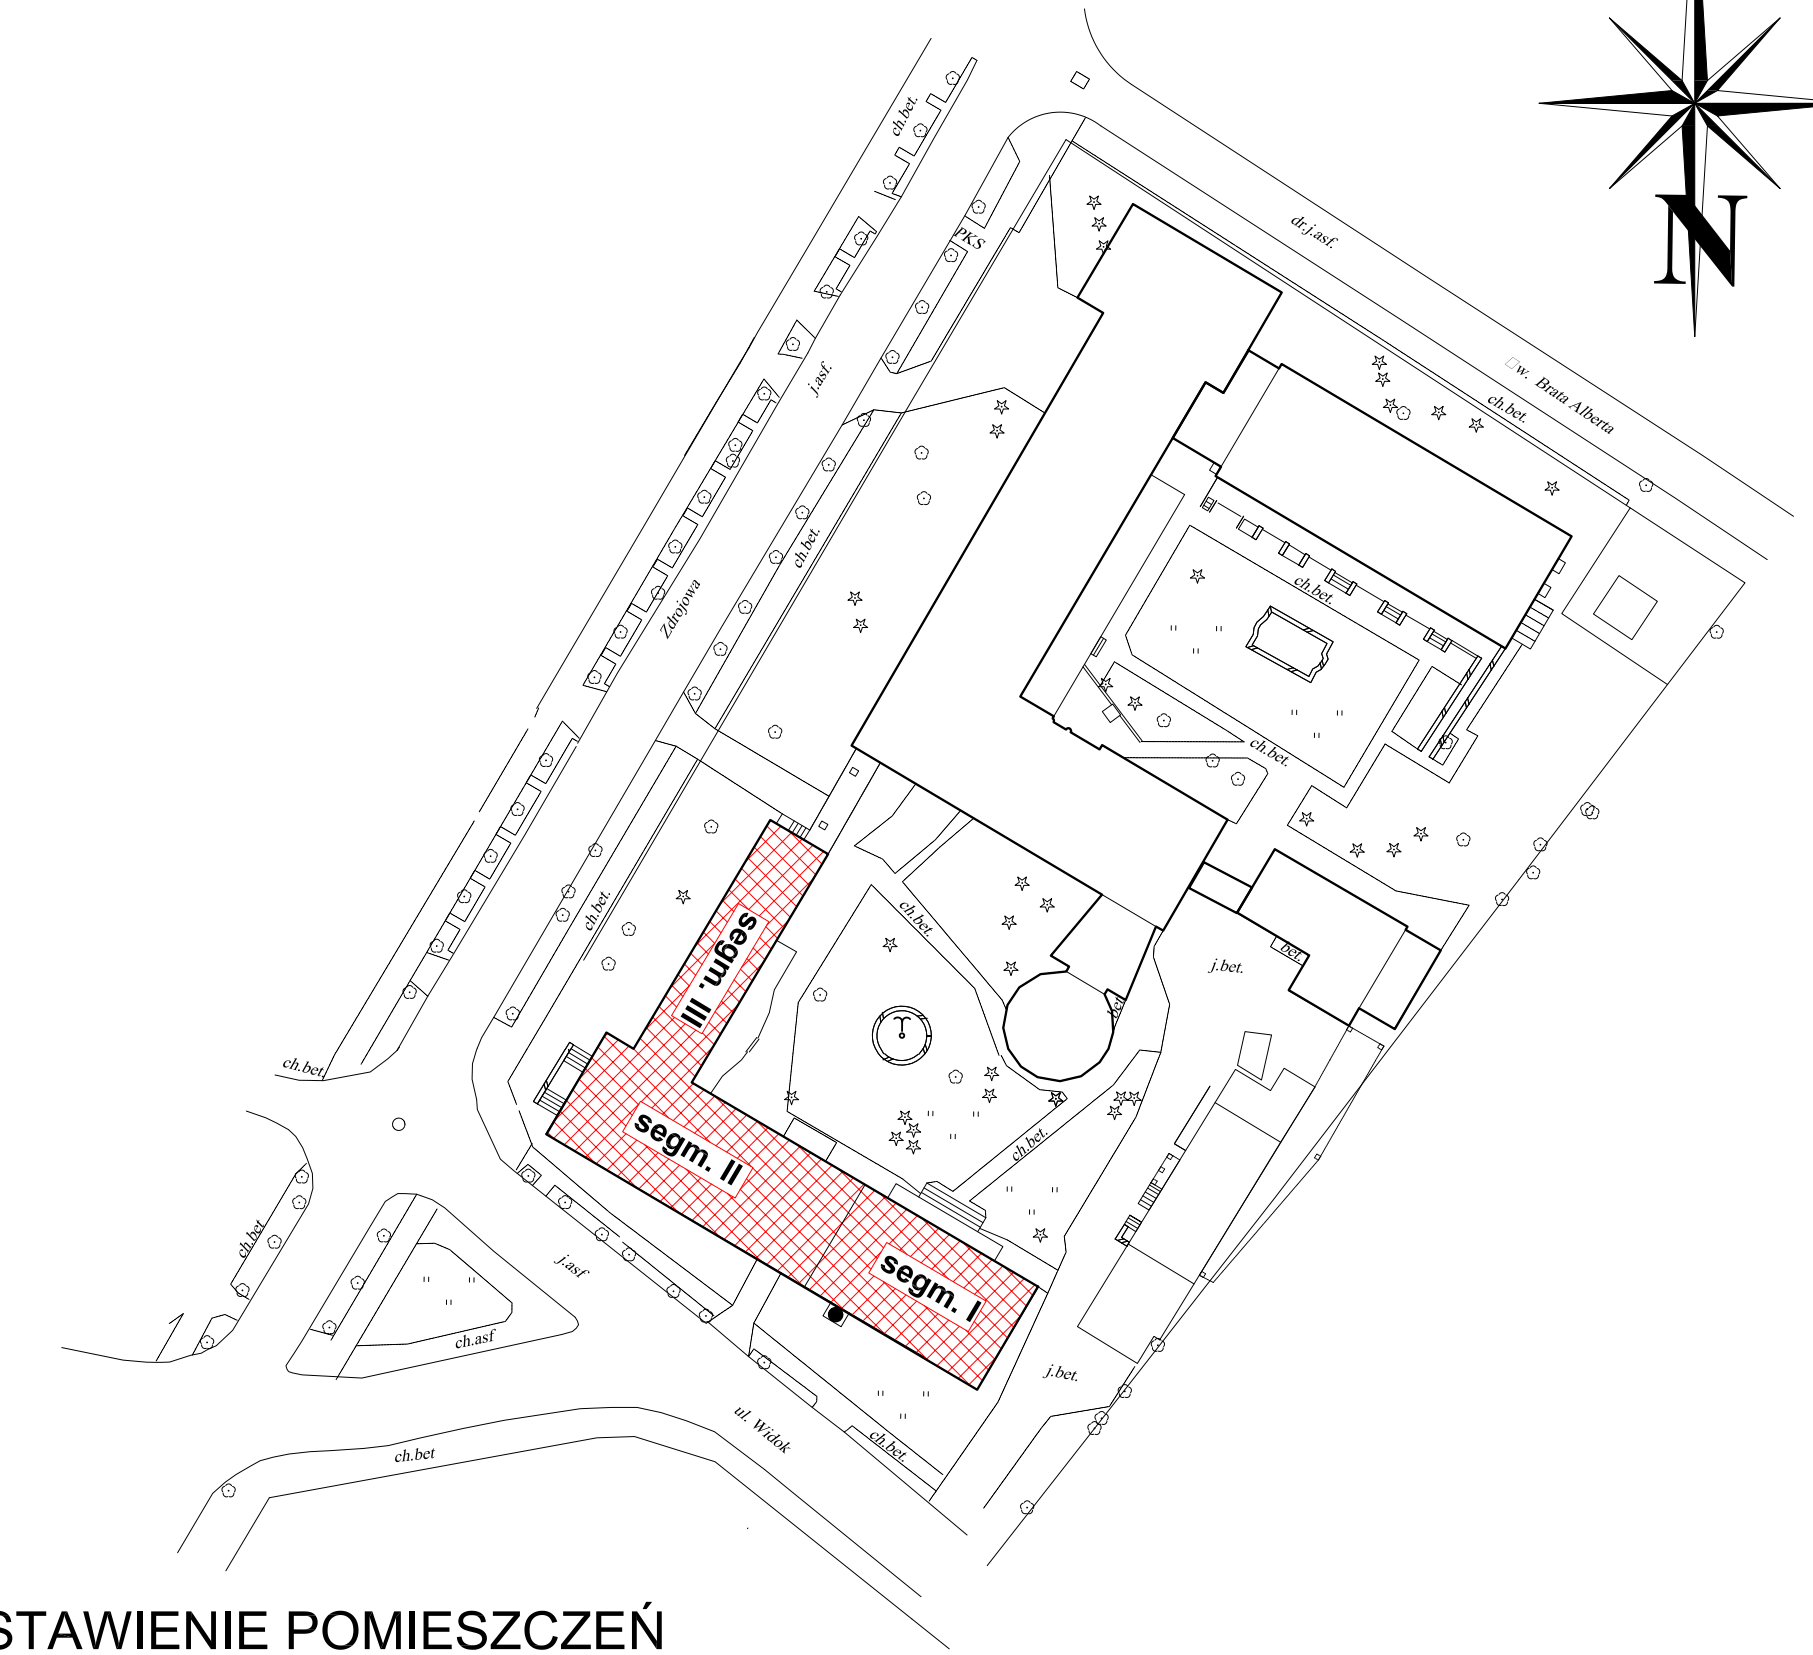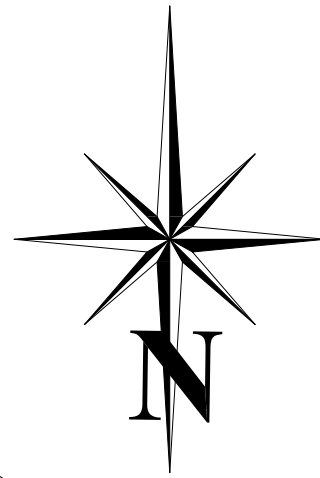

**ZESTAWIENIE POMIESZCZEŃ
II PIĘTRO
BUDYNEK A-D SEGM. I, II, III**

Nr pom.	Przeznaczenie pom.	Pow. [m ²]
255	Pokój 2-os. pacjenta	14,42
255/256	Łazienka	11,08
256	Pokój 2-os. pacjenta	13,04
257	Pokój 2-os. pacjenta	14,15
257/258	Łazienka	10,48
258	Pokój 2-os. pacjenta	14,30
259	Pokój 1-os. pacjenta	12,57
260	Pokój 1-os. pacjenta	12,28
261	Pokój 1-os. pacjenta	12,05
262	Pokój 2-os. pacjenta	16,09
263	Pokój 2-os. pacjenta	17,96
264	Pokój 2-os. pacjenta	12,12
264/265	Łazienka	12,30
265	Pokój 2-os. pacjenta	12,12
266	Pokój 2-os. pacjenta	13,02
266/267	Łazienka	10,43
267	Pokój 2-os. pacjenta	14,64
268	Pokój 2-os. pacjenta	13,40
268/269	Łazienka	10,83
269	Pokój 2-os. pacjenta	12,65
270	Pokój 2-os. pacjenta	18,95
270/271	Łazienka	12,09
271	Pokój 2-os. pacjenta	16,23
272	Pokój 2-os. pacjenta	16,78
273	Pokój 2-os. pacjenta	16,44
274	Pokój 2-os. pacjenta	24,47
275	Pokój 3-os.	26,77
276	Pokój 2-os. pacjenta	17,00
277	Pokój 2-os. pacjenta	22,48
278	Pokój 1-os.	12,10
279	Pokój 2-os. pacjenta	14,79
280	Pokój 2-os. pacjenta	14,29
281	WC	4,90
282	WC	6,94
283	Komunikacja	42,82
284	Komunikacja	86,80
285	Hall	26,63

LEGENDA:

- szafka elektryczna
- hydrant wewnętrzny
- przeciwpożarowy wyłącznik prądu
- kierunek ewakuacji
- ściana oddzielenia pożarowego
- urządzenie dymoszczelne lub zabezpieczające przed dymieniem klatkę schodową
- wymiary stolarki drzwiowej
- szerokość ciałych drzwi/szerokość skrzydła
- wysokość drzwi
- oznaczenie maksymalnej liczby osób przebywających w pomieszczeniu
- drzwi w klasie odporności ogniowej
- drzwi z samozamykaczem
- drzwi dymoszczelne
- pomieszczenie do adaptacji i modernizacji



Obiekt: Zespół budynków Kolejowy Szpital Uzdrowskiwy Sp. z o.o. w Ciechocinku 87-720 Ciechocinek, ul. Zdrojowa 17
 Temat: **EKSPERTYZA TECHNICZNA** w trybie § 2 ust. 3a rozporządzenia Ministra Infrastruktury z dnia 12.04.2002 r. (Dz. U. z 2002 r. nr 75, poz. 690 ze zm.)
 Opracowali: mł. bryg. w st. spocz. mgr inż. Henryk Baranowski upr. nr 436/2001
 dr inż. Marek Kapela dec. nr 314/96 Centr. Rej. Rzecz. Bud.
 Nazwa rysunku: **RZUT II PIĘTRA BUD. A, D SEGM. I, II, III**
 Skala: **1:100**
 Nr rys.: **9**